



- LEGENDA:**
- Proj. kana<sup>o</sup> nawiewny
  - Proj. kana<sup>o</sup> wywiewny
  - ⊗ Proj. nawiewnik
  - ⊗ Proj. wywiewnik
  - ⊞ Proj. regulator przepływu
  - React React

OBIEKT	PRZEBUDOWA I ADAPTACJA BUDYNKÓW PRZY UL. ZAMKOWEJ 2, 4 W WEJHEROWIE NA POTRZEBY RUCHU TURYSTYCZNEGO Z UWZGLĘDNIENIEM ZBIORÓW MUZEUM PIŚMIENICTWA I MUZYKI KASZUBSKO POMORSKIEJ		
ADRES	Wejherowo, ul. Zamkowa 2, 4 działki nr 4,5,6, obr. 17, działka nr 517, obr. 15		
PROJEKTANT	mgr inż. Anna Kiepińska	nr upr. POM/0043/POOS/09	
SPRAWDZAJĄCY	mgr inż. Jerzy Wójciak	nr upr. POM/0052/POOS/09	
OPRACOWAŁA	mgr inż. Dominika Holdys		
<b>RZUT PIWNIC INSTALACJA WENTYLACJI MECHANICZNEJ</b>		DATA XI 2015	SKALA 1:100
		NR RYS. <b>S9</b>	

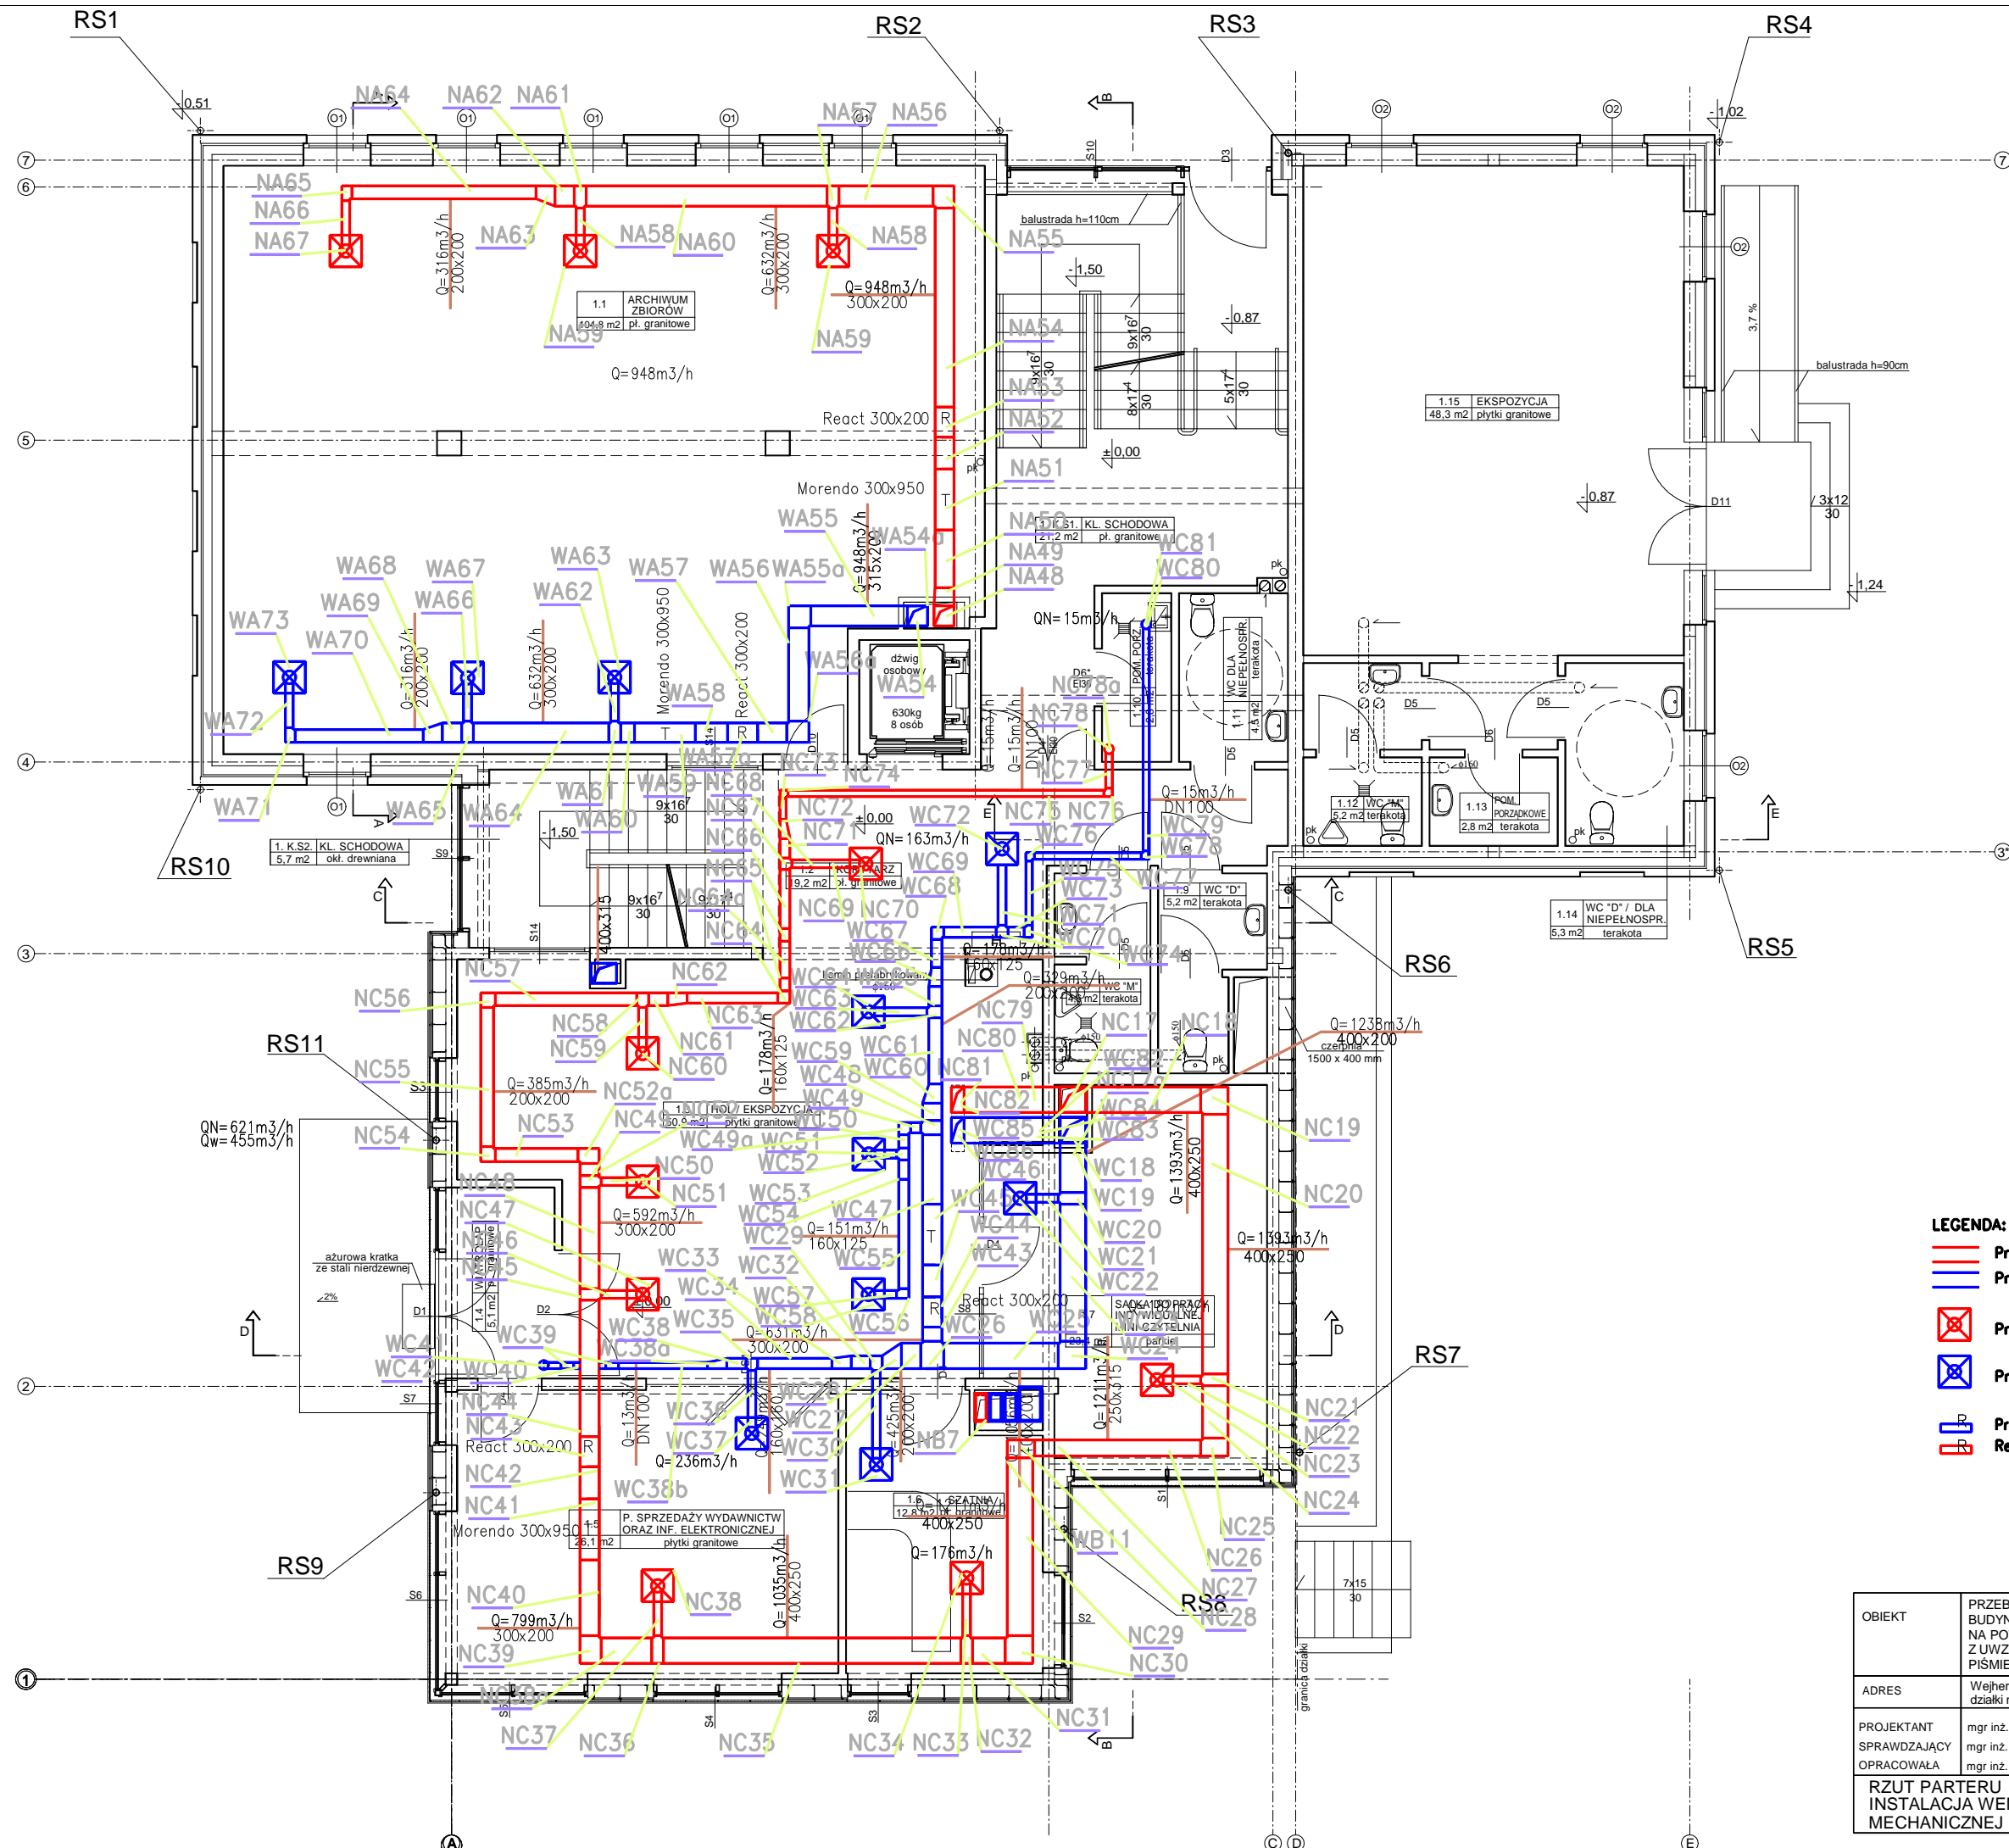

- LEGENDA:**
- Proj. kanał nawiewny
  - Proj. kanał wyciągowy
  - ⊗ Proj. nawiewnik
  - ⊗ Proj. wyciąwnik
  - ⊞ Proj. regulator przepływu
  - ⊞ React


OBIEKT	PRZEBUDOWA I ADAPTACJA BUDYNKÓW PRZY UL. ZAMKOWEJ 2, 4 W WEJHEROWIE NA POTRZEBY RUCHU TURYSTYCZNEGO Z UWZGLĘDNIENIEM ZBIORÓW MUZEUM PIŚMIENNICTWA I MUZYKI KASZUBSKO POMORSKIEJ		
ADRES	Wejherowo, ul. Zamkowa 2, 4 działka nr 4,5,6, obr. 17, działka nr 517, obr. 15		
PROJEKTANT	mgr inż. Anna Kiełpińska	nr upr. POM/0043/POOS/09	
SPRAWDZAJĄCY	mgr inż. Jerzy Wójciak	nr upr. POM/0052/POOS/09	
OPRACOWAŁA	mgr inż. Dominika Holdys		
RZUT PARTERU INSTALACJA WENTYLACJI MECHANICZNEJ		DATA XI 2015	SKALA 1:100
		NR RYS. <b>S10</b>	

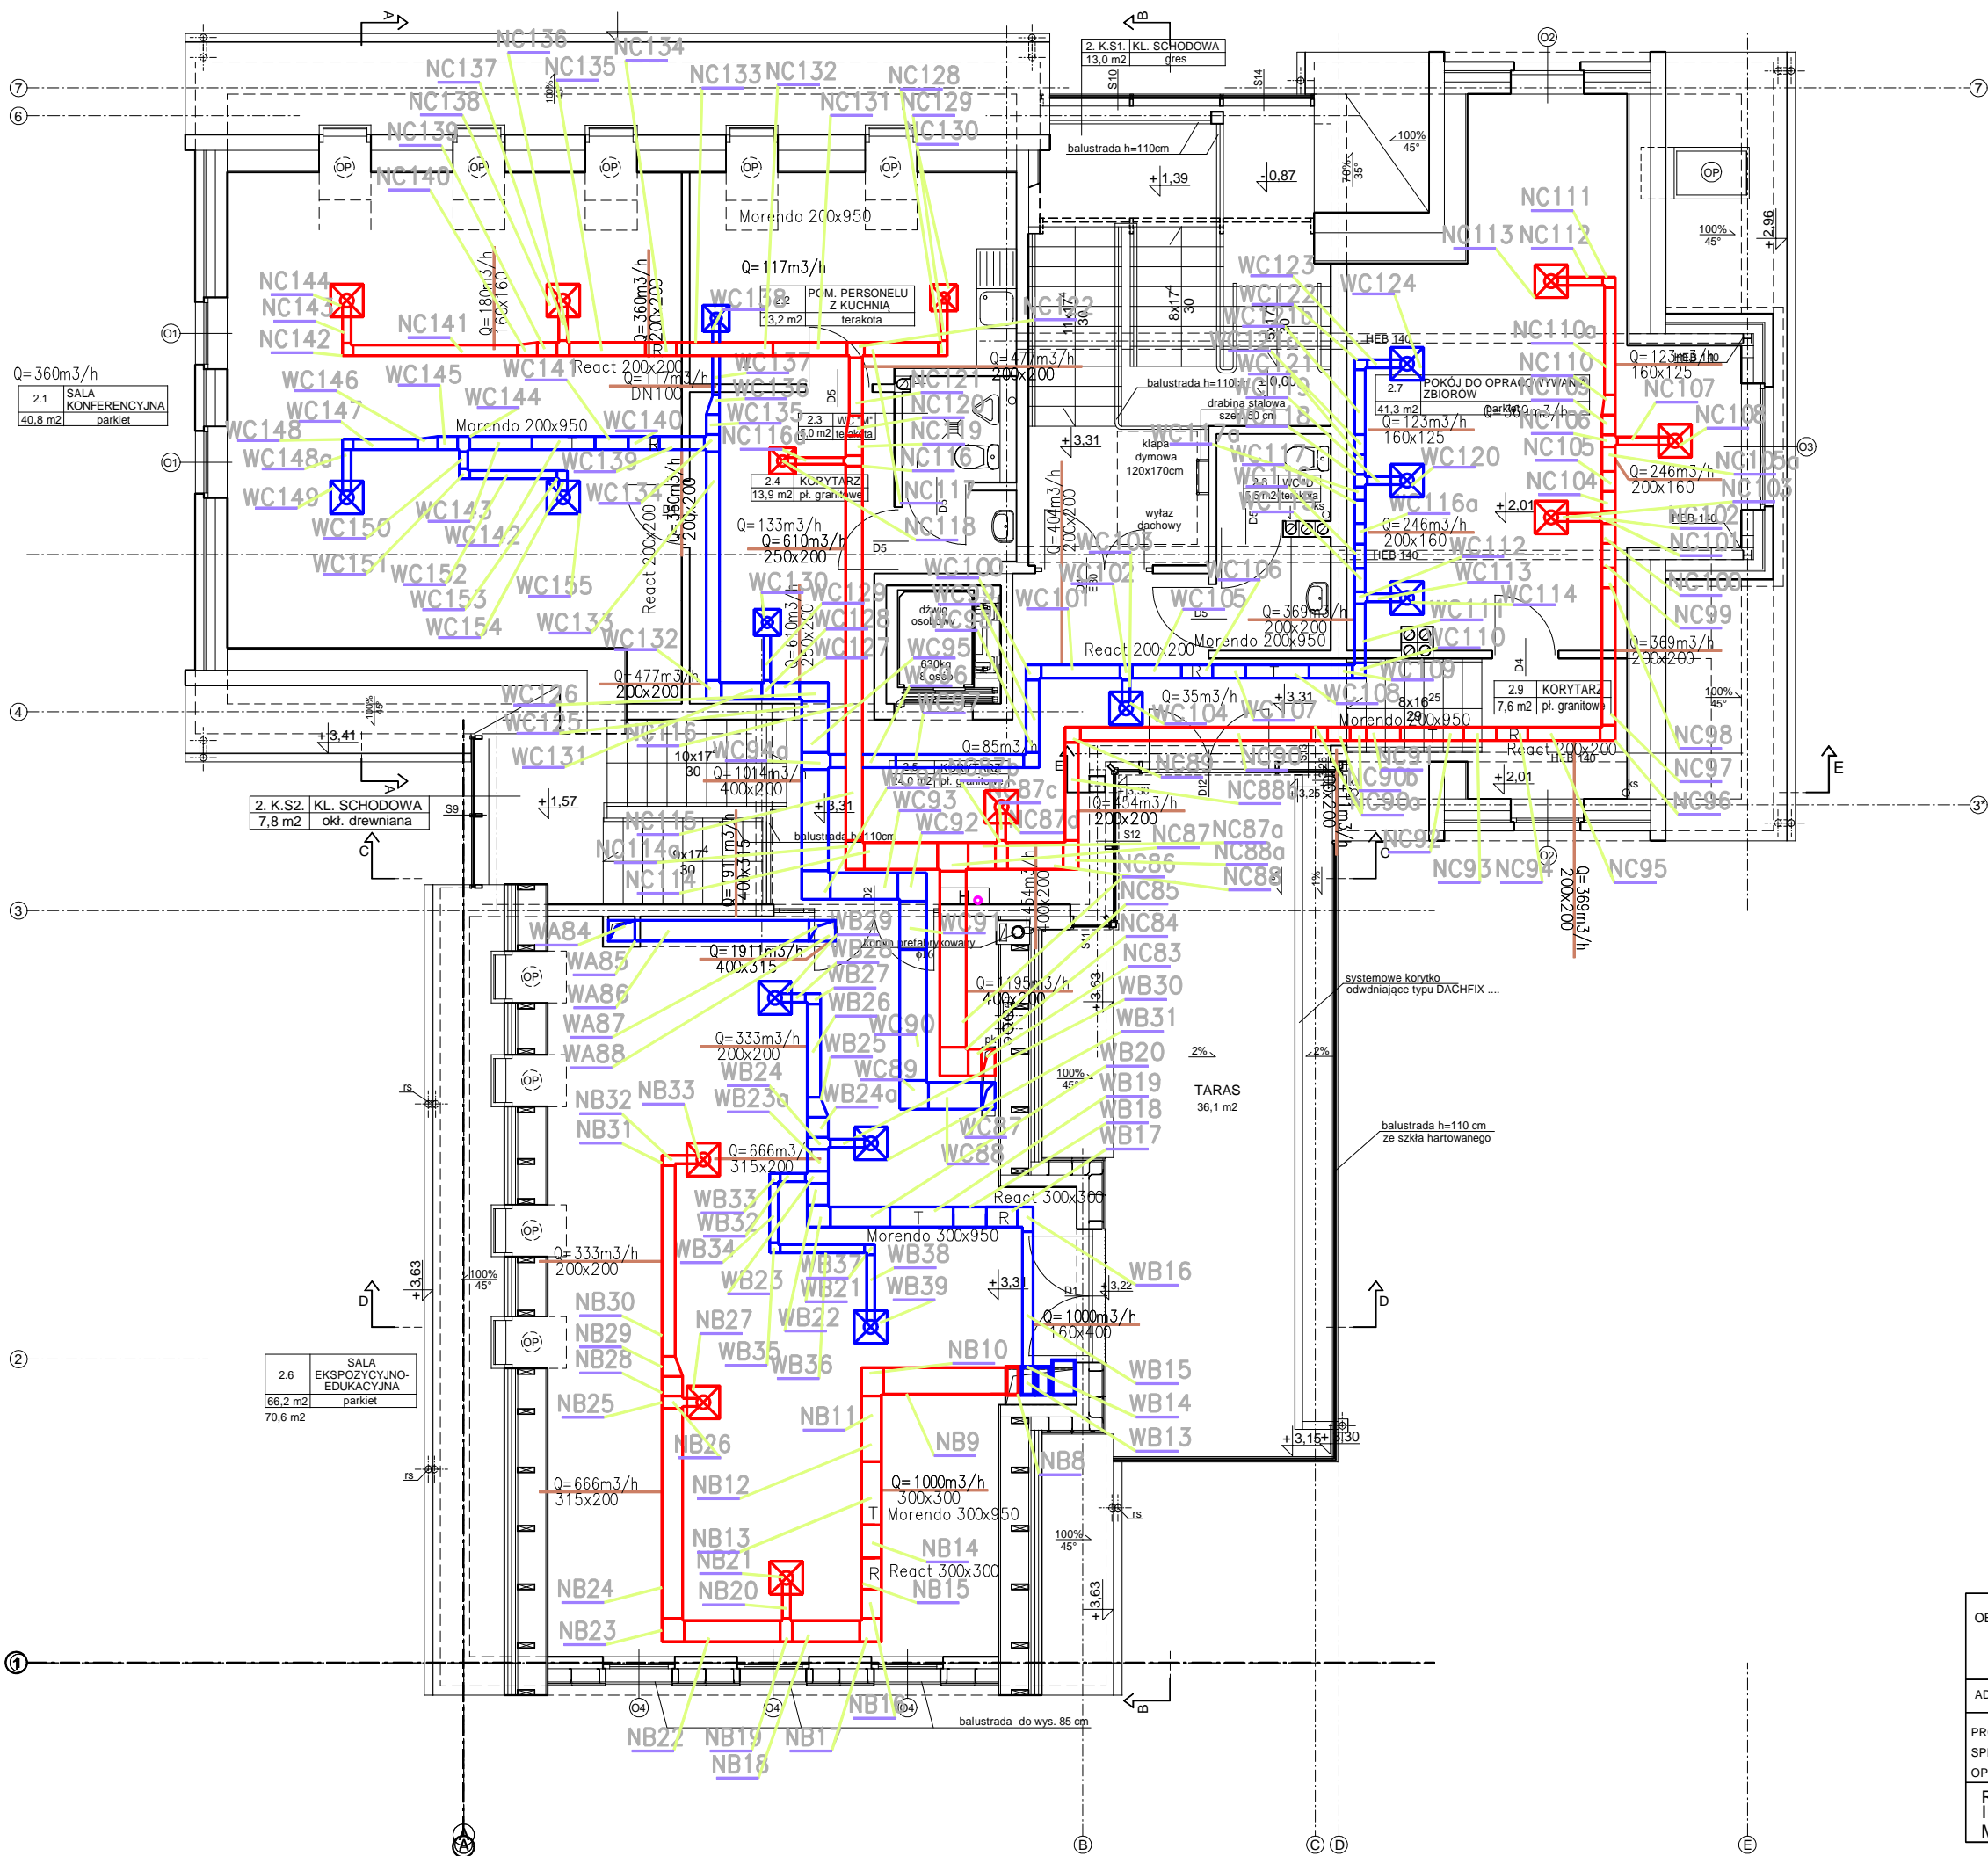

**LEGENDA:**

- Proj. kana<sup>o</sup> nowiewny
- Proj. kana<sup>o</sup> wyiewny
- ⊗ Proj. nowiewnik
- ⊗ Proj. wyiewnik
- Proj. regulator przepływu
- React

OBIEKT	PRZEBUDOWA I ADAPTACJA BUDYNKÓW PRZY UL. ZAMKOWEJ 2, 4 W WEJHEROWIE NA POTRZEBY RUCHU TURYSTYCZNEGO Z UWZGLĘDNIENIEM ZBIORÓW MUZEUM PIŚMIENICTWA I MUZYKI KASZUBSKO POMORSKIEJ		
ADRES	Wejherowo, ul. Zamkowa 2, 4 działki nr 4,5,6, obr. 17, działka nr 517, obr. 15		
PROJEKTANT	mgr inż. Anna Kiepińska	nr upr. POM/0043/POOS/09	
SPRAWDZAJĄCY	mgr inż. Jerzy Wójciak	nr upr. POM/0052/POOS/09	
OPRACOWAŁA	mgr inż. Dominika Holdys		
RZUT PODDASZA INSTALACJA WENTYLACJI MECHANICZNEJ		DATA XI 2015	SKALA 1:100
		NR RYS. <b>S11</b>	

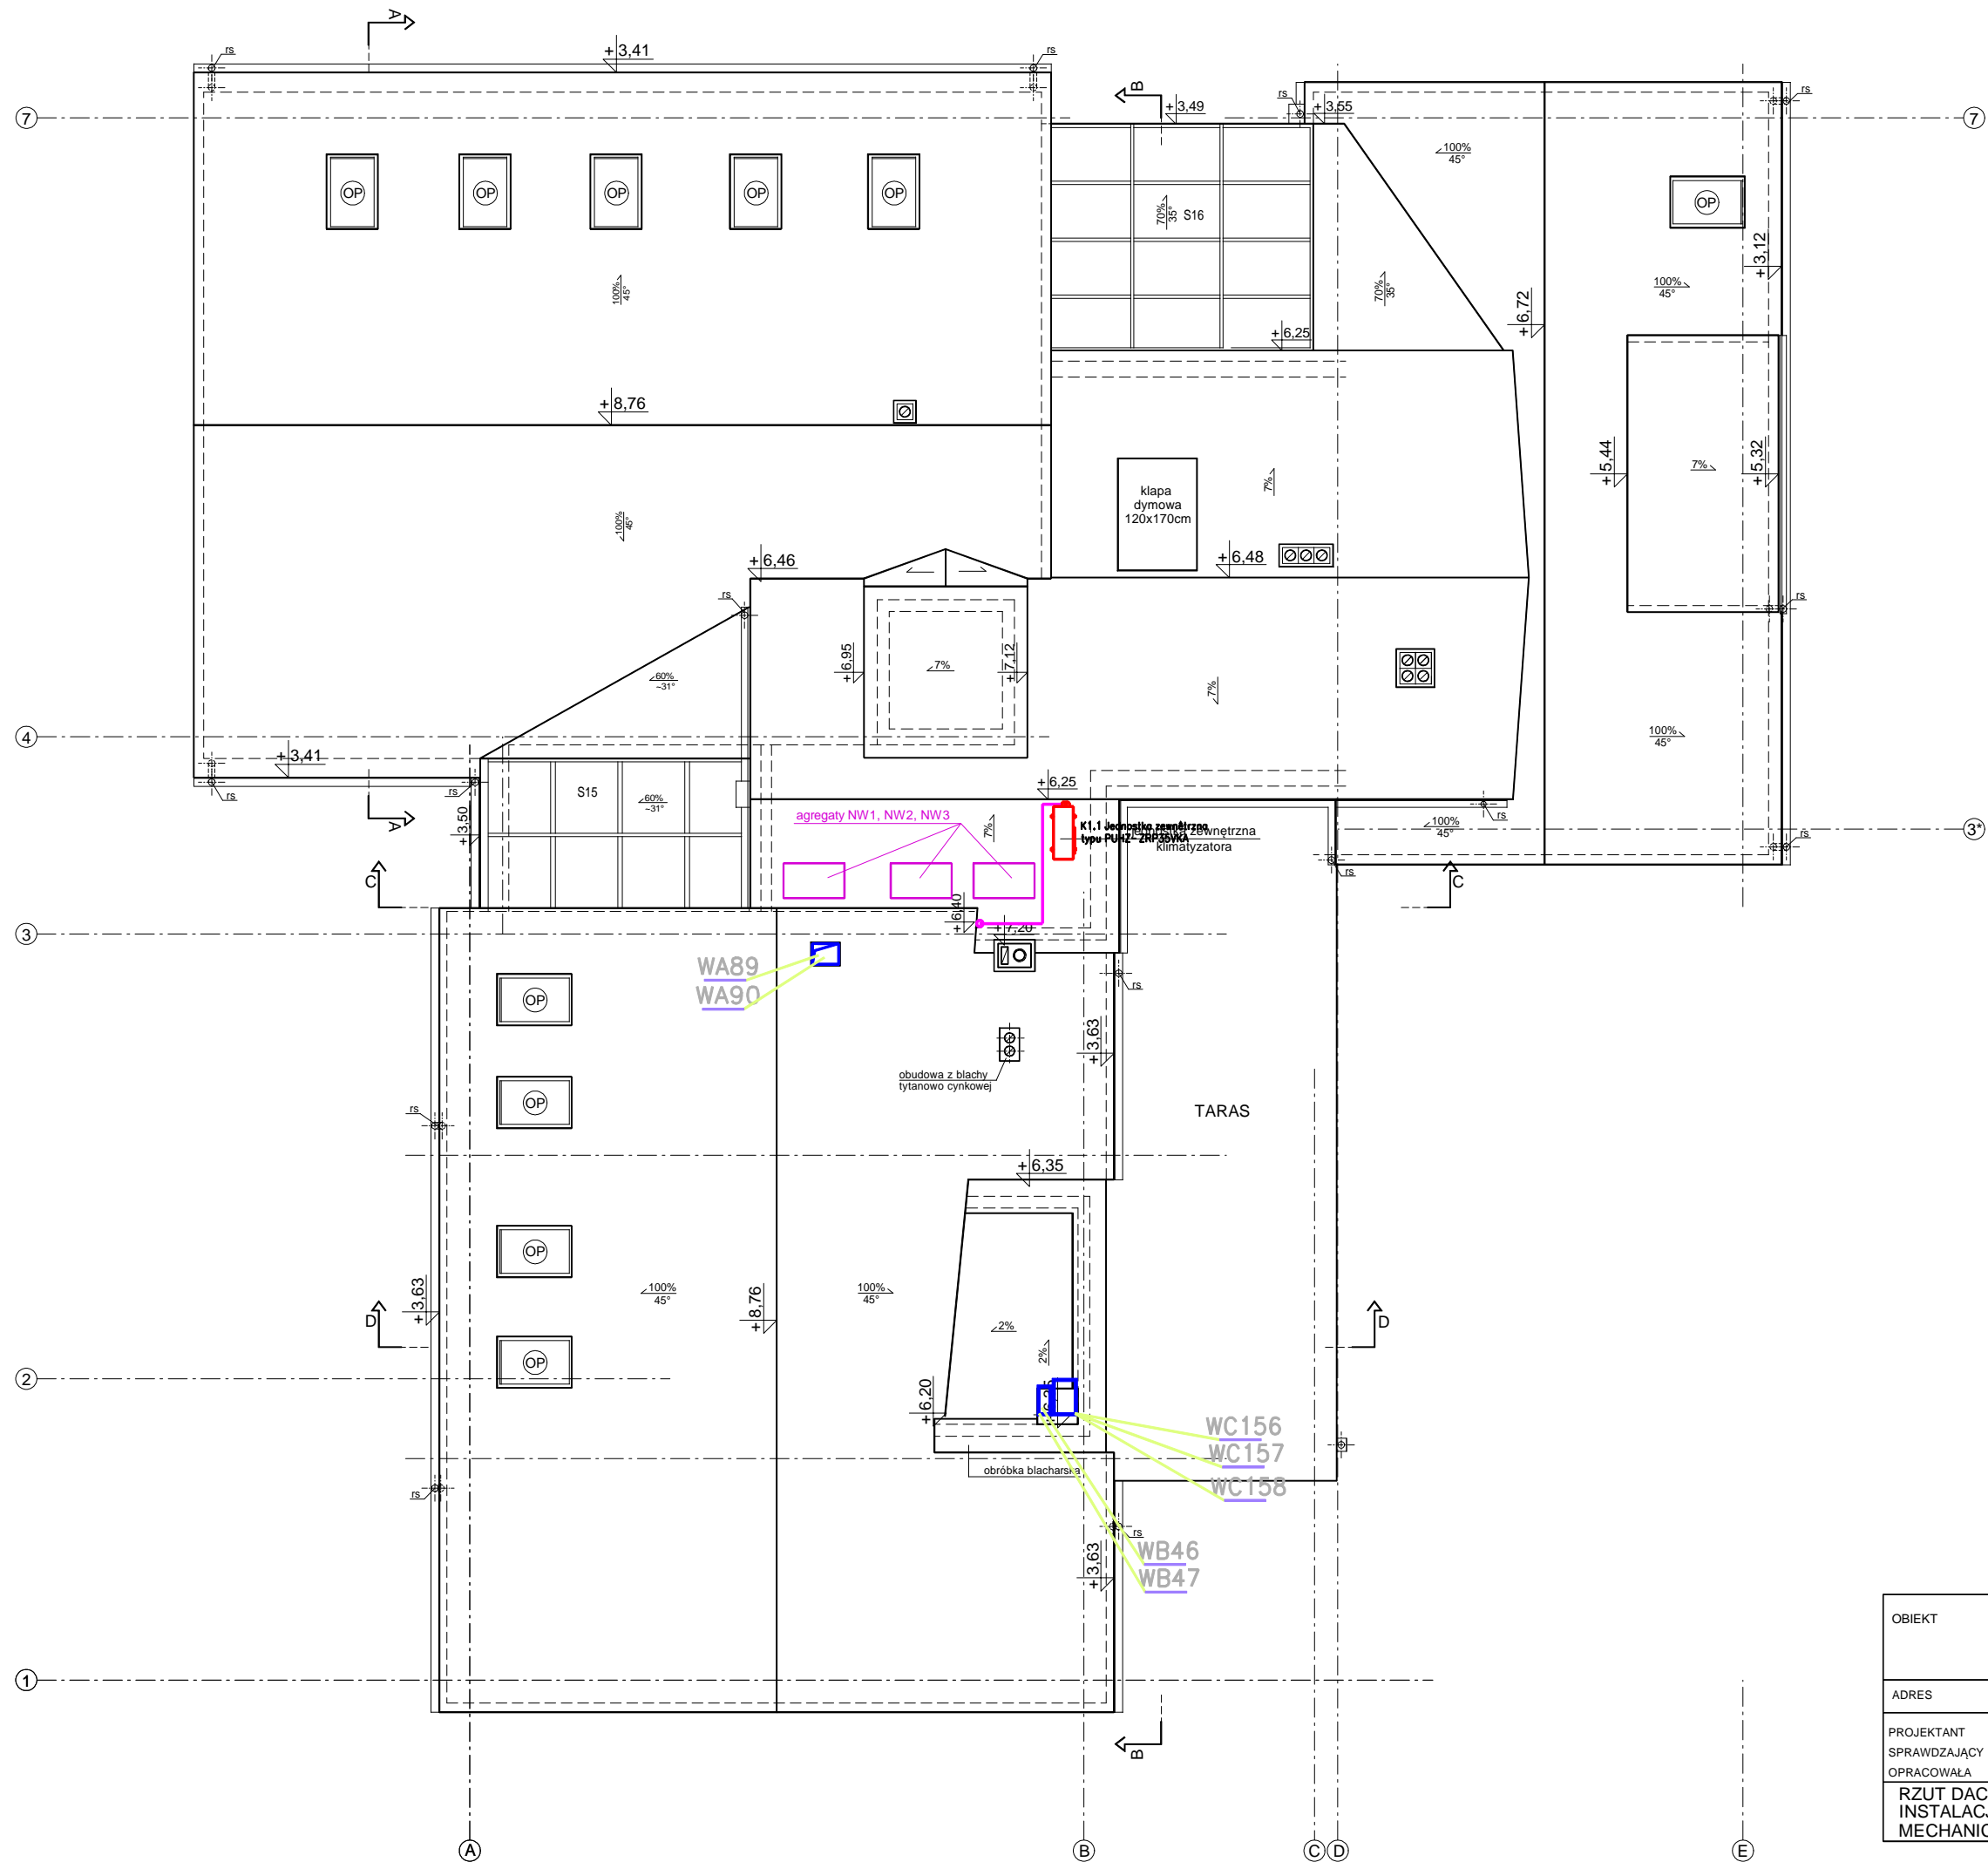

**LEGENDA:**

Proj. wyrzutnia

OBIEKT	PRZEBUDOWA I ADAPTACJA BUDYNKÓW PRZY UL. ZAMKOWEJ 2, 4 W WEJHEROWIE NA POTRZEBY RUCHU TURYSTYCZNEGO Z UWZGLĘDNIENIEM ZBIORÓW MUZEUM PIŚMIENNICTWA I MUZYKI KASZUBSKO POMORSKIEJ		
ADRES	Wejherowo, ul. Zamkowa 2, 4 działki nr 4,5,6, obr. 17, działka nr 517, obr. 15		
PROJEKTANT	mgr inż. Anna Kiepińska	nr upr. POM/0043/POOS/09	
SPRAWDZAJĄCY	mgr inż. Jerzy Wójciak	nr upr. POM/0052/POOS/09	
OPRACOWAŁA	mgr inż. Dominika Holdys		
<b>RZUT DACHU INSTALACJA WENTYLACJI MECHANICZNEJ</b>		DATA XI 2015	SKALA 1:100
		NR RYS. <b>S12</b>	